


**LEGENDA**

- CONDOTTA DI ACQUA POTABILE ESISTENTE
- CONDOTTA DI ACQUA POTABILE IN PROGETTO
- CONDOTTA DI ACQUA POTABILE DN150 (DA DIMETTERE)
- POZZETTO DI INTERCETTAZIONE ESISTENTE
- POZZETTO DI INTERCETTAZIONE IN PROGETTO
- GRUPPO DO MANOVRA IN PROGETTO
- IDRANTE ANTINCENDIO SOTTOSUOLO
- POZZO ESISTENTE

COMUNE DI NICHELINO  
PROVINCIA DI TORINO

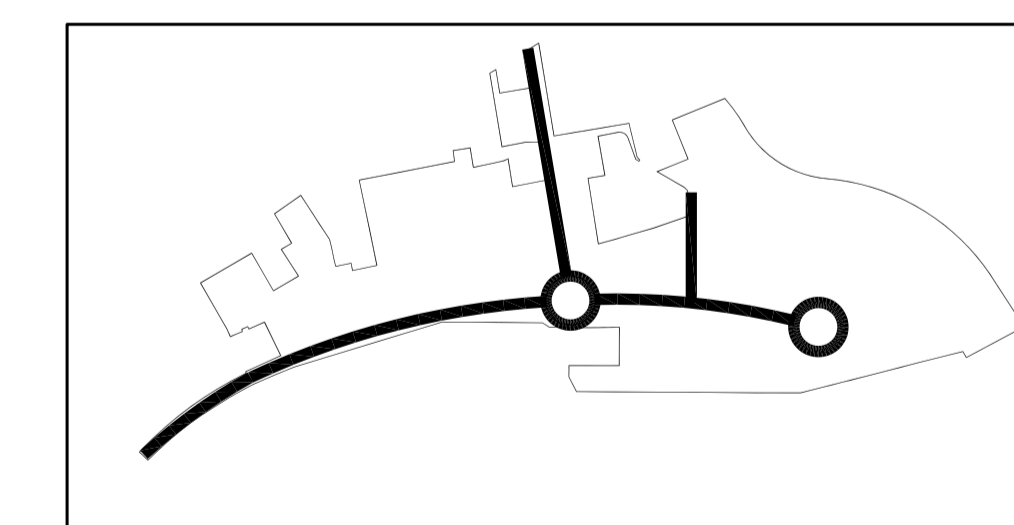

**PIANO PER INSEDIAMENTI PRODUTTIVI  
P.I.P.4**  
Legge 22/10/1971 n. 865 art. 27  
Legge Regionale 05/12/1977 n. 56 art. 42 e s.m.l.  
 **Variante 2 - OPERE DI URBANIZZAZIONE**

Il Sindaco: Dott. G. Collzani  
L'Assessore all'Urbanistica: Rag. F. Fattori  
Il Segretario Comunale: Dott. R. Camarda  
progetto con: Ing. Silvano VEDELAGO  
Arch. Sara DOMINO



STUDIO MEDA PLUS s.r.l.  
Via della Roccia n. 21 - 10133 TORINO  
Tel. 011/512.24.37 - Fax 011/512.24.19  
Internet: http://www.piparismeda.com  
E-Mail: studio@piparismeda.com

Documento: **PLANIMETRIA GENERALE RETE IDRICA**  
tavola: **V2.13**  
scala: **1:1000**  
commissa: **03/02/83**  
sostituisci: **nulle**

Rev.	Descrizione	Aut.	Data	Stato	Verificato	Approvato	
1	12/02/2009	Variano 2		SI	SI	FF	S.L.
0	25/02/2009	Emersione		SI	SI	FF	S.L.

Il presente disegno è di proprietà esclusiva e non può essere divulgato o riprodotto anche solo parzialmente senza autorizzazione di scritto della Legge n° 533 del 24/06/1991.